


# RZUT PRZYZIEMIA 1:100 ZESPÓŁ GARAŻY "B" i "C"

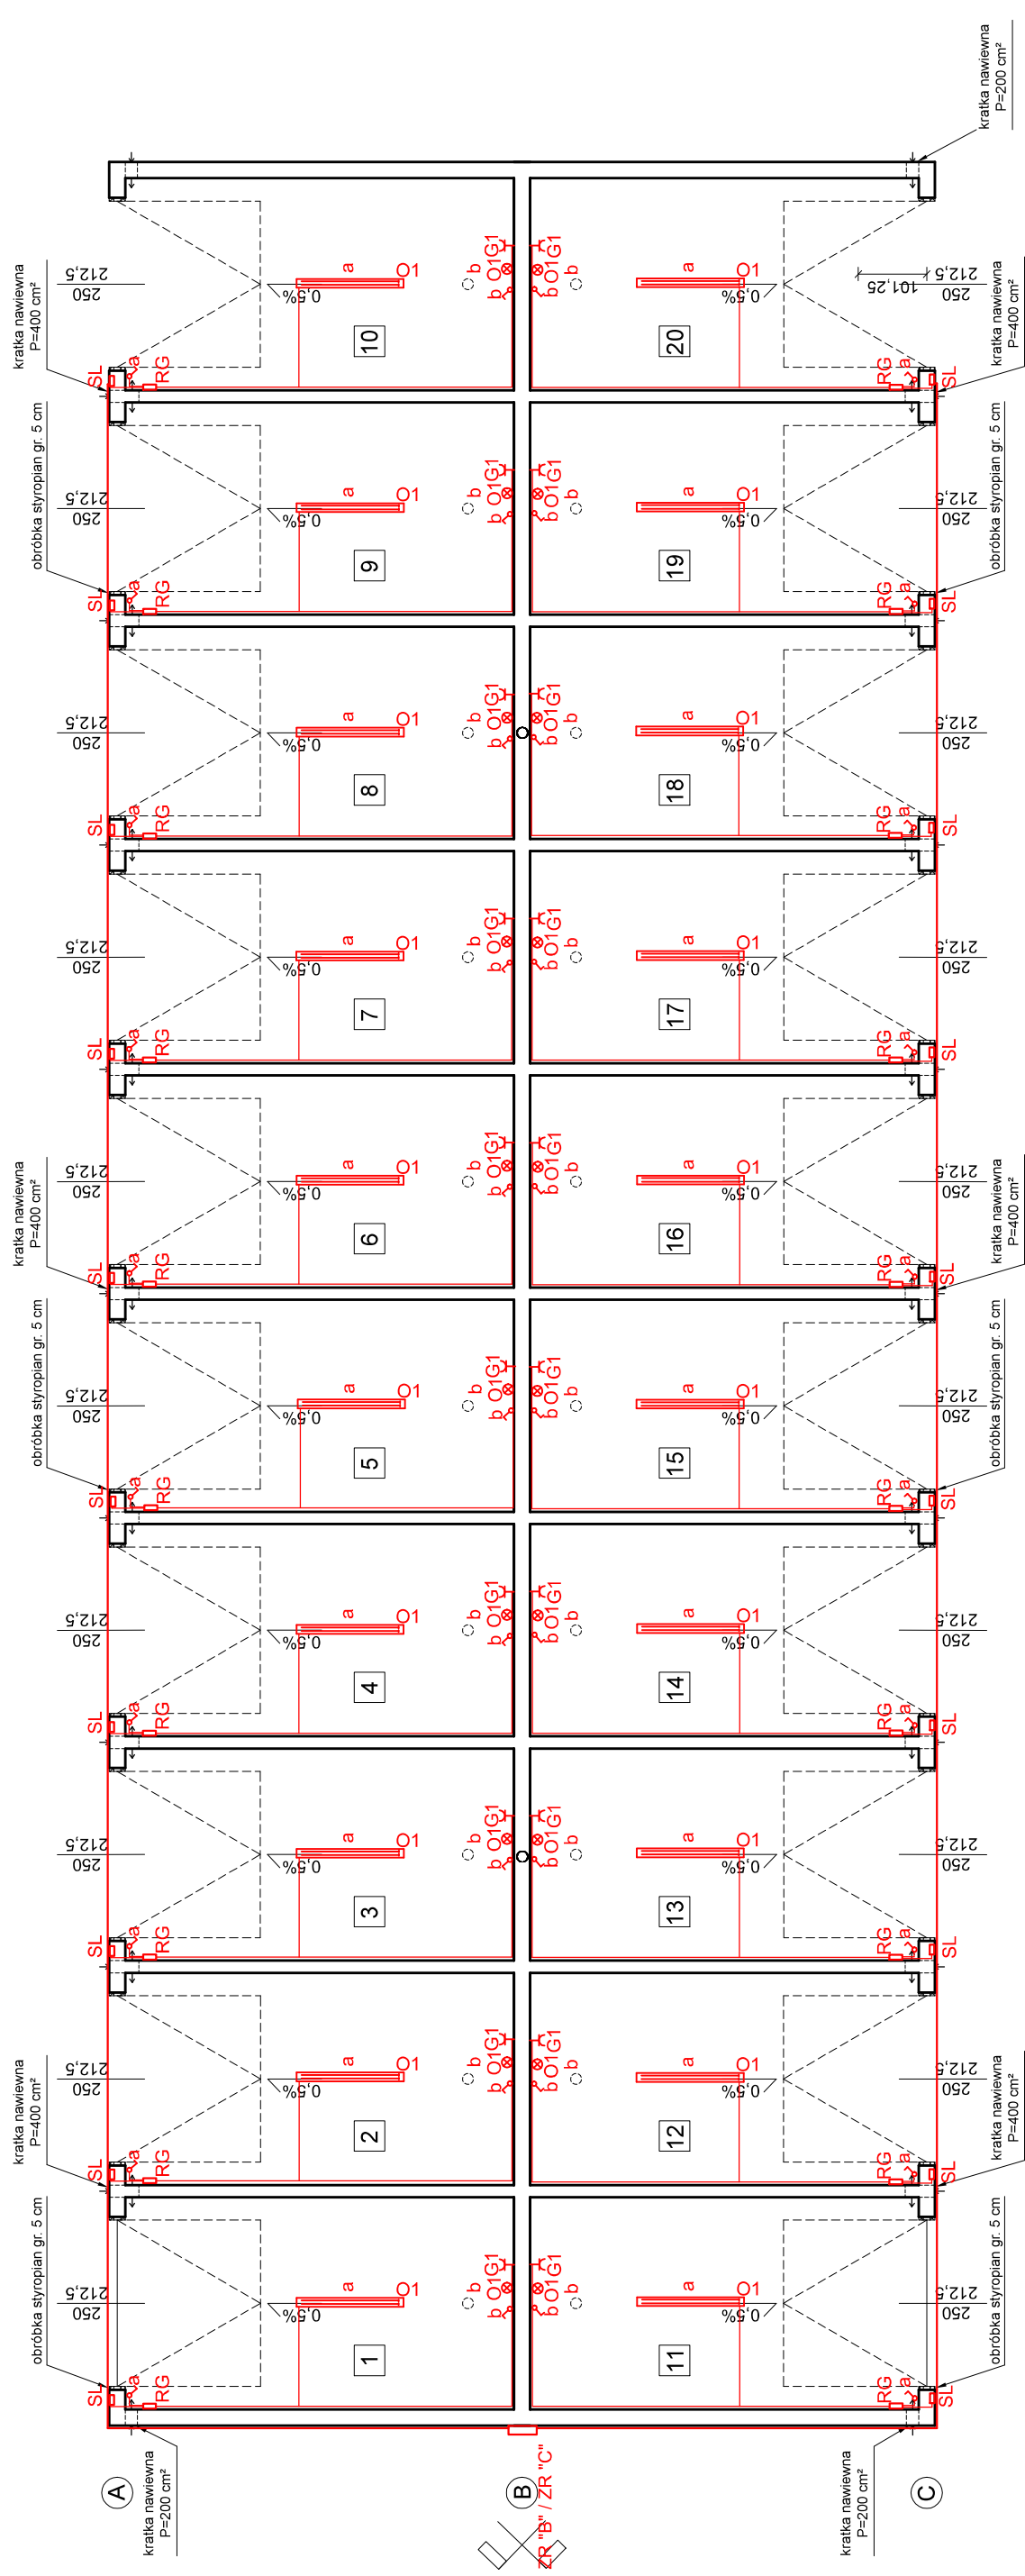

BRANZA ELEKTRYCZNA mgr inż. Krzysztof Tarakan upr. POM/0021/PW0E/15		OPRACOWAŁ Sławomir Sakowicz	
INWESTOR Spółdzielnia Mieszkaniowa "KOCIEWIE" ul. Sobieskiego 7 83-200 Starogard Gdański		ADRES INWESTYCJI dz. nr 151/48 obr. nr 21 gm. Starogard Gdański (M)	
NAZWA RYSUNKU INSTALACJA ELEKTRYCZNA (Zespół garaży "B" i "C")		SKALA 1:100	NR RYSUNKU E3
		Sierpień 2022r.	